



Разрез 1-1

Разрез 2-2

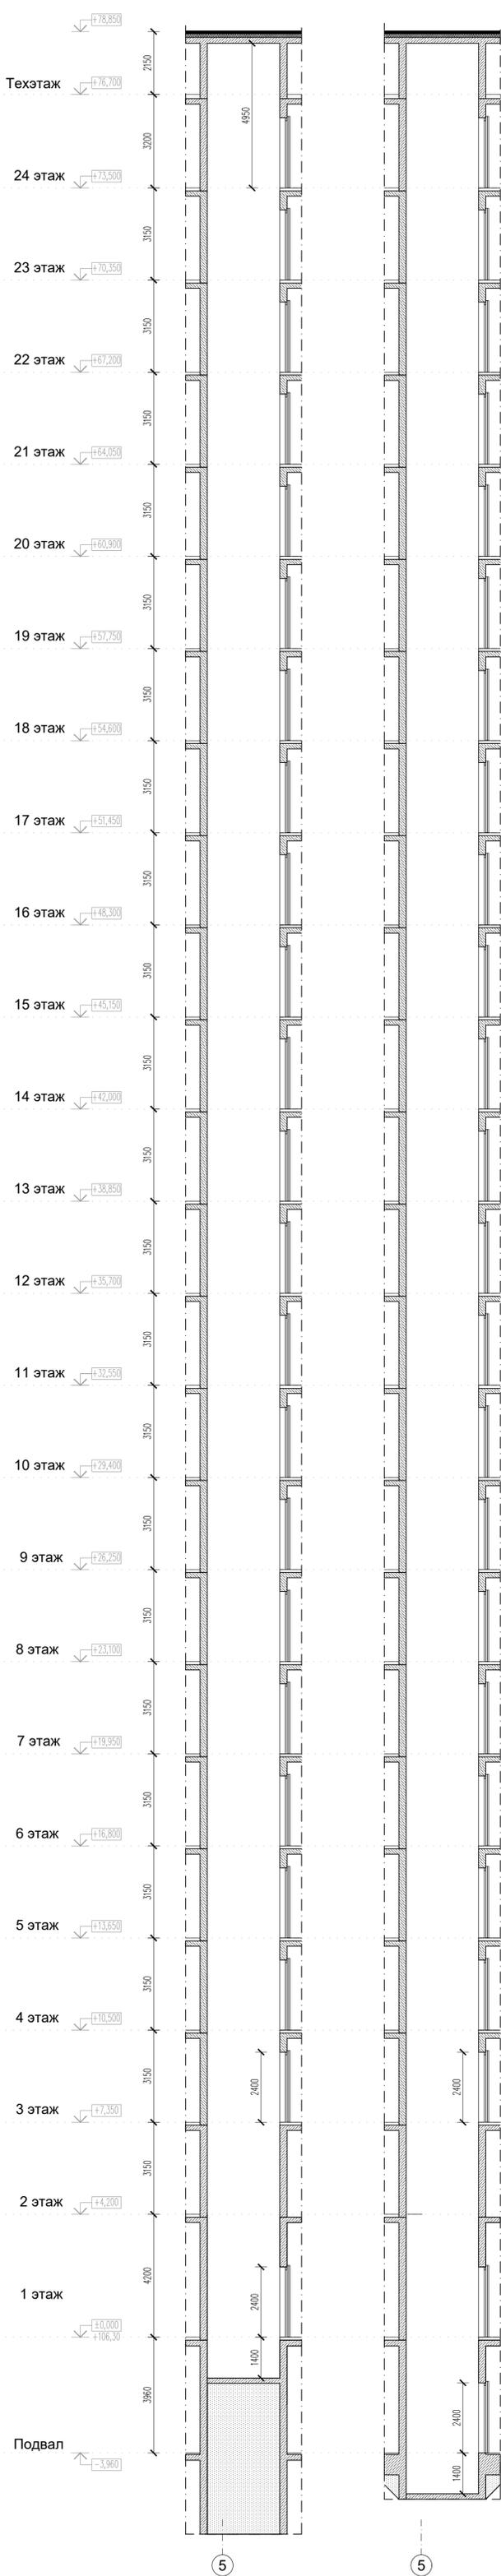

план типового этажа

план подвала

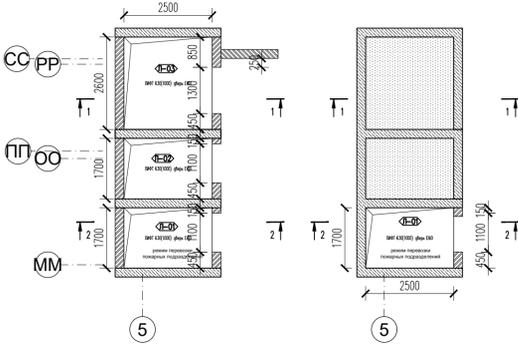

Секция 1 — 630(1000) кг

Согласовано

Взам.инв. №


Подпись и дата

Инв. № подл.

Комплекс многоэтажных жилых домов со встроенными помещениями обществ. назначения, с подземными автостоянками, трансформаторные подстанции, канализационная насосная станция по ул. Прибрежной в Железнодорожном районе г. Новосибирска (корректировка)					
Изм.	Кол.уч.	Лист	№Фак	Подп.	Дата
ГАП		Перенович Н.			11/2025
Этап строительства — Многоэтажный жилой дом со встроенными помещениями общественного назначения, подземной автостоянкой и трансформаторная подстанция					
Задание на листы, секция 1					
ГИП		Демидов С.И.			11/2025
Стадия	Лист	Листов			
Р			PORTNER		


Разрез 1-1

Разрез 2-2

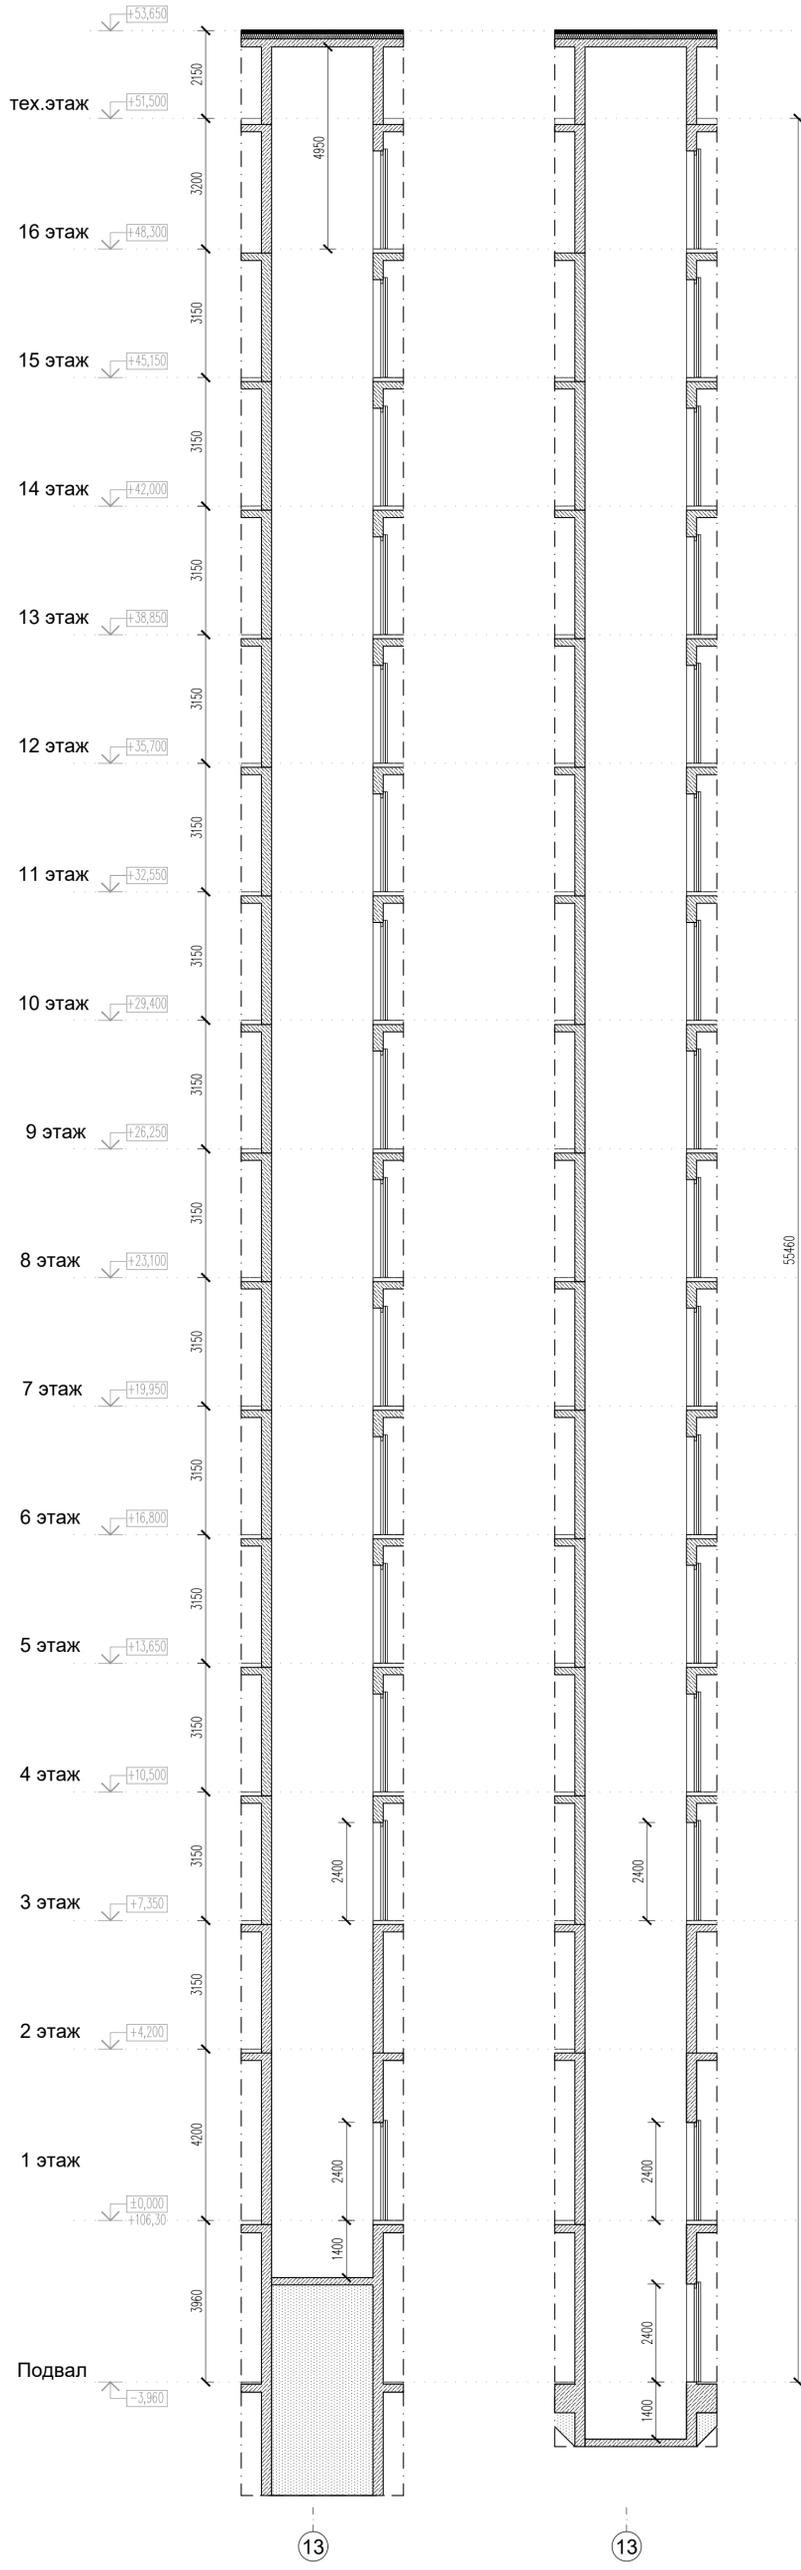

план типового этажа

план подвала

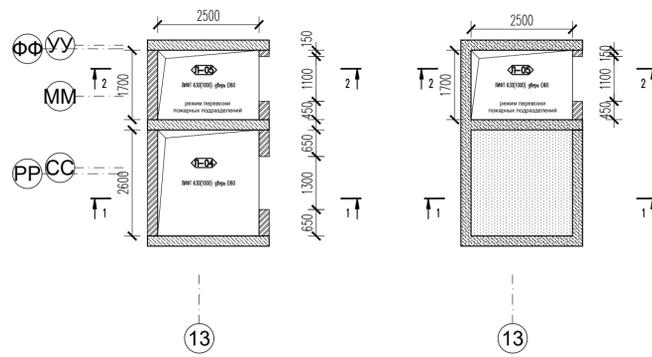

Секция 2 – 630(1000)кг

Согласовано

Взам. инв. №


Подпись и дата

Инв. № подл.

Комплекс многоэтажных жилых домов со встроенными помещениями обществ. назначения, с подземными автостоянками, трансформаторные подстанции, канализационная насосная станция по ул. Прибрежной в Железнодорожном районе г. Новосибирска (корректировка)					
Изм.	Кол.уч.	Лист	№ док.	Подп.	Дата
ГАП		Перанович Н.			11/2025
Этап строительства – «Многоэтажный жилой дом со встроенными помещениями общественного назначения, подземной автостоянкой и трансформаторная подстанция»					
Задание на лифты, секция 2					
ГИП				Демидов С.И.	
				11/2025	
				Р	
				Лист	
				Листов	
				PORTNER	


Разрез 1-1

Разрез 2-2

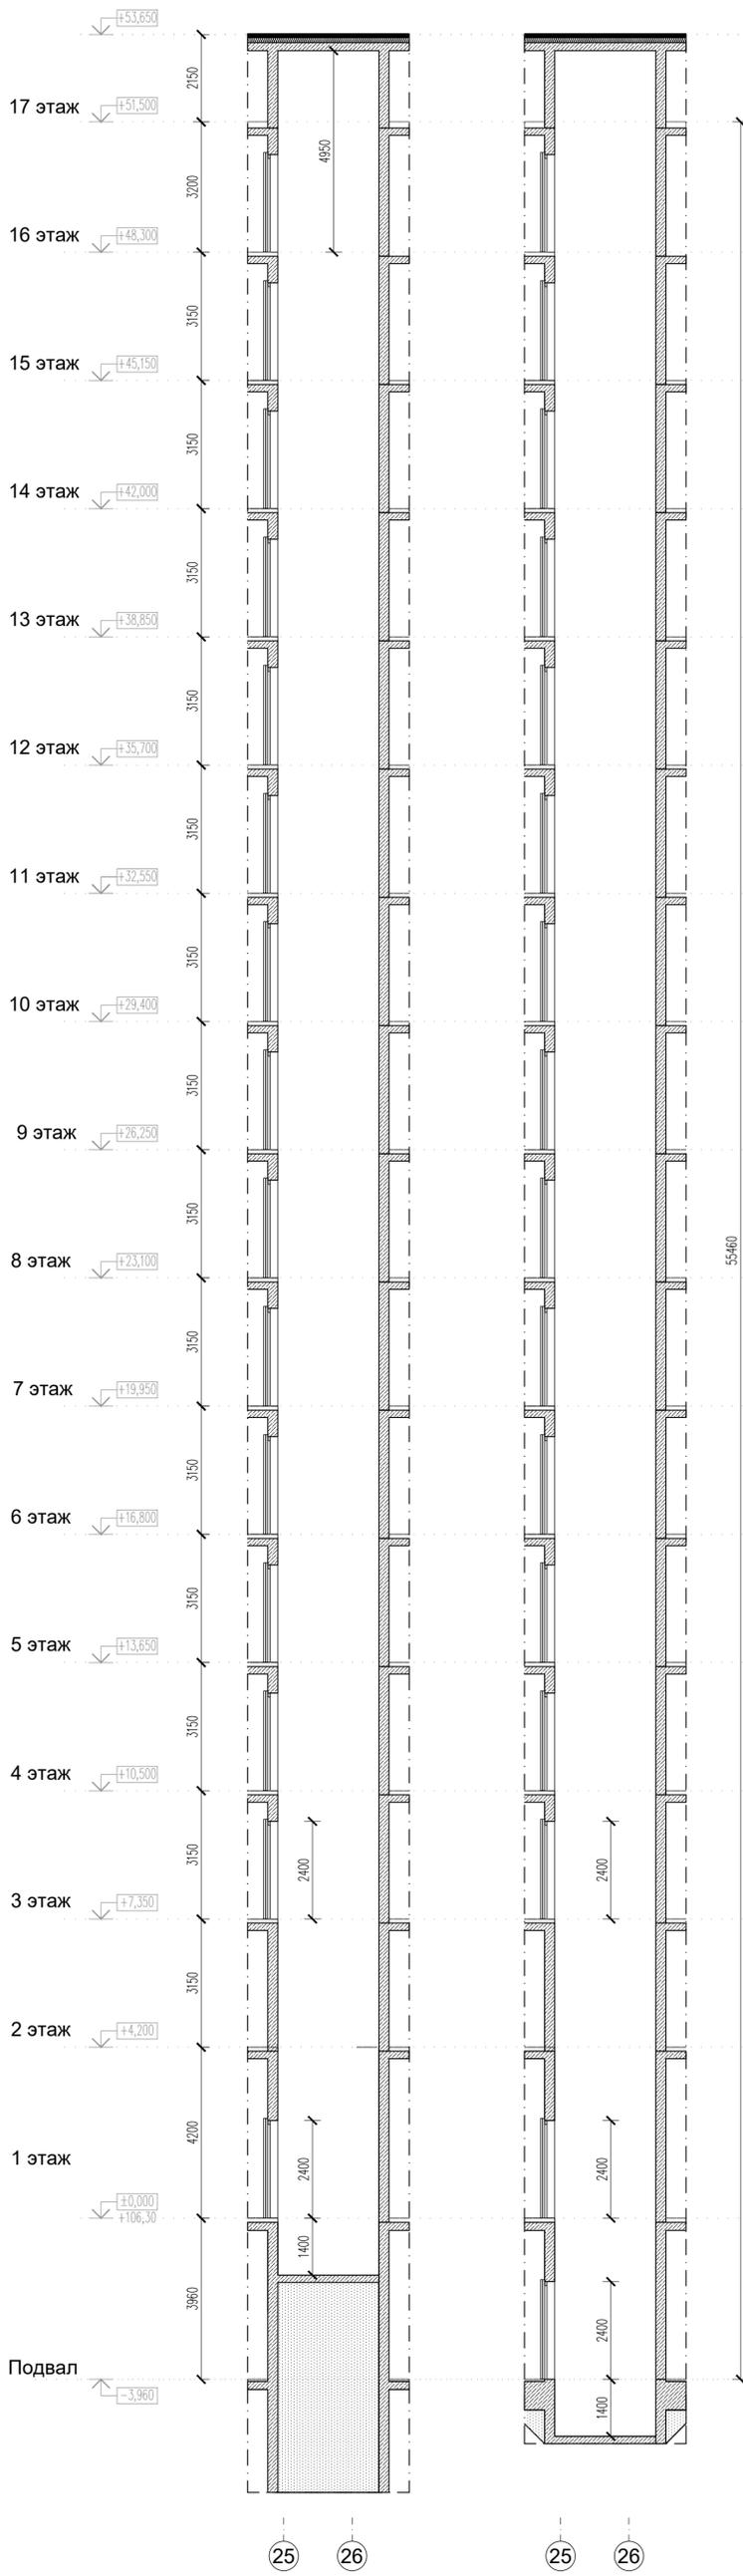

план типового этажа

план подвала

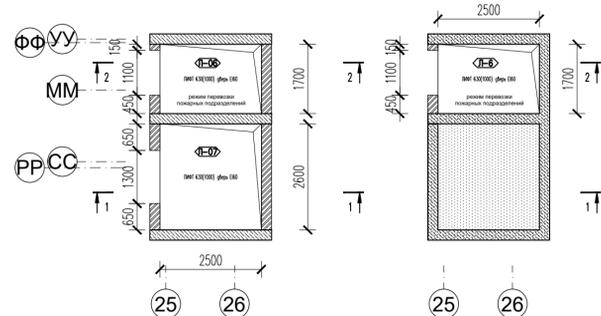

Секция 3 – 630(1000)кг

Согласовано

Взам. инв. №


Подпись и дата

Инв. № подл.

Комплекс многоэтажных жилых домов со встроенными помещениями обществ. назначения, с подземными автостоянками, трансформаторные подстанции, канализационная насосная станция по ул. Прибрежной в Железнодорожном районе г. Новосибирска (корректировка)					
Изм.	Колуч.	Лист	№ док.	Подп.	Дата
ГАП		Перанович Н.			11/2025
Этап строительства – «Многоэтажный жилой дом со встроенными помещениями общественного назначения, подземной автостоянкой и трансформаторная подстанция»					
Задание на лифты, секция 3					
				СТАДИЯ	
				Р	Листов
				Листов	
				PORTNER	
ГИП	Денисов С.И.			11/2025	


Разрез 1-1

Разрез 2-2

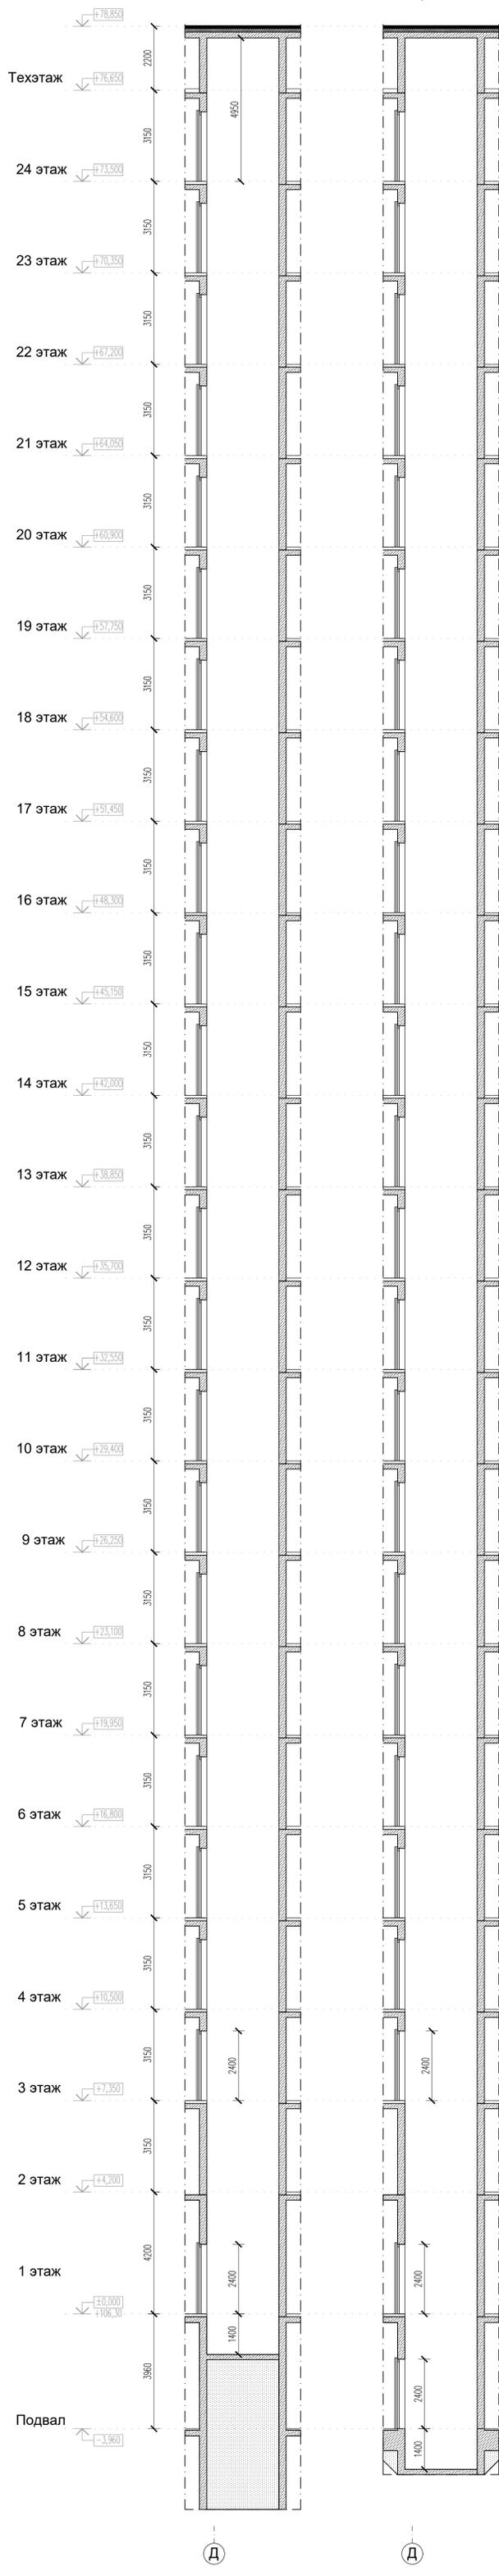

план типового этажа

план подвала

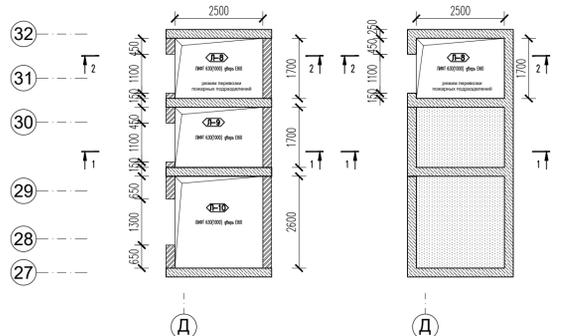

Секция 4 – 630(1000)кг

Инд. № подл.	Подпись и дата	Взам. инд. №	Согласовано

Изм.	Кол.уч.	Лист	№Фак	Подп.	Дата	Комплекс многоэтажных жилых домов со встроенными помещениями обществ. назначения, с подземными автостоянками, трансформаторные подстанции, канализационная насосная станция по ул. Прибрежной в Железнодорожном районе г. Новосибирска (корректировка)			
ГАП				Перанович Н.	11/2025	Этап строительства – «Многоэтажный жилой дом со встроенными помещениями общественного назначения, подземной автостоянкой и трансформаторная подстанция»	Стадия	Лист	Листов
							Р		
ГИП				Демидов С.И.	11/2025	Задание на лифта, секция 1	PORTNER		